


Souřadnice lomových bodů - vodovodní řád A		
název bodu	souřadnice	
	X	Y
L1	-440479.98	-1128313.12
L2	-440517.26	-1128309.59
L3	-440526.00	-1128300.79
L4	-440530.05	-1128288.42
L5	-440534.82	-1128281.92
L6	-440584.58	-1128282.40
L7	-440618.57	-1128290.53
L8	-440645.39	-1128295.03
L9	-440711.26	-1128310.55
L10	-440719.69	-1128315.81
L11	-440730.66	-1128364.29

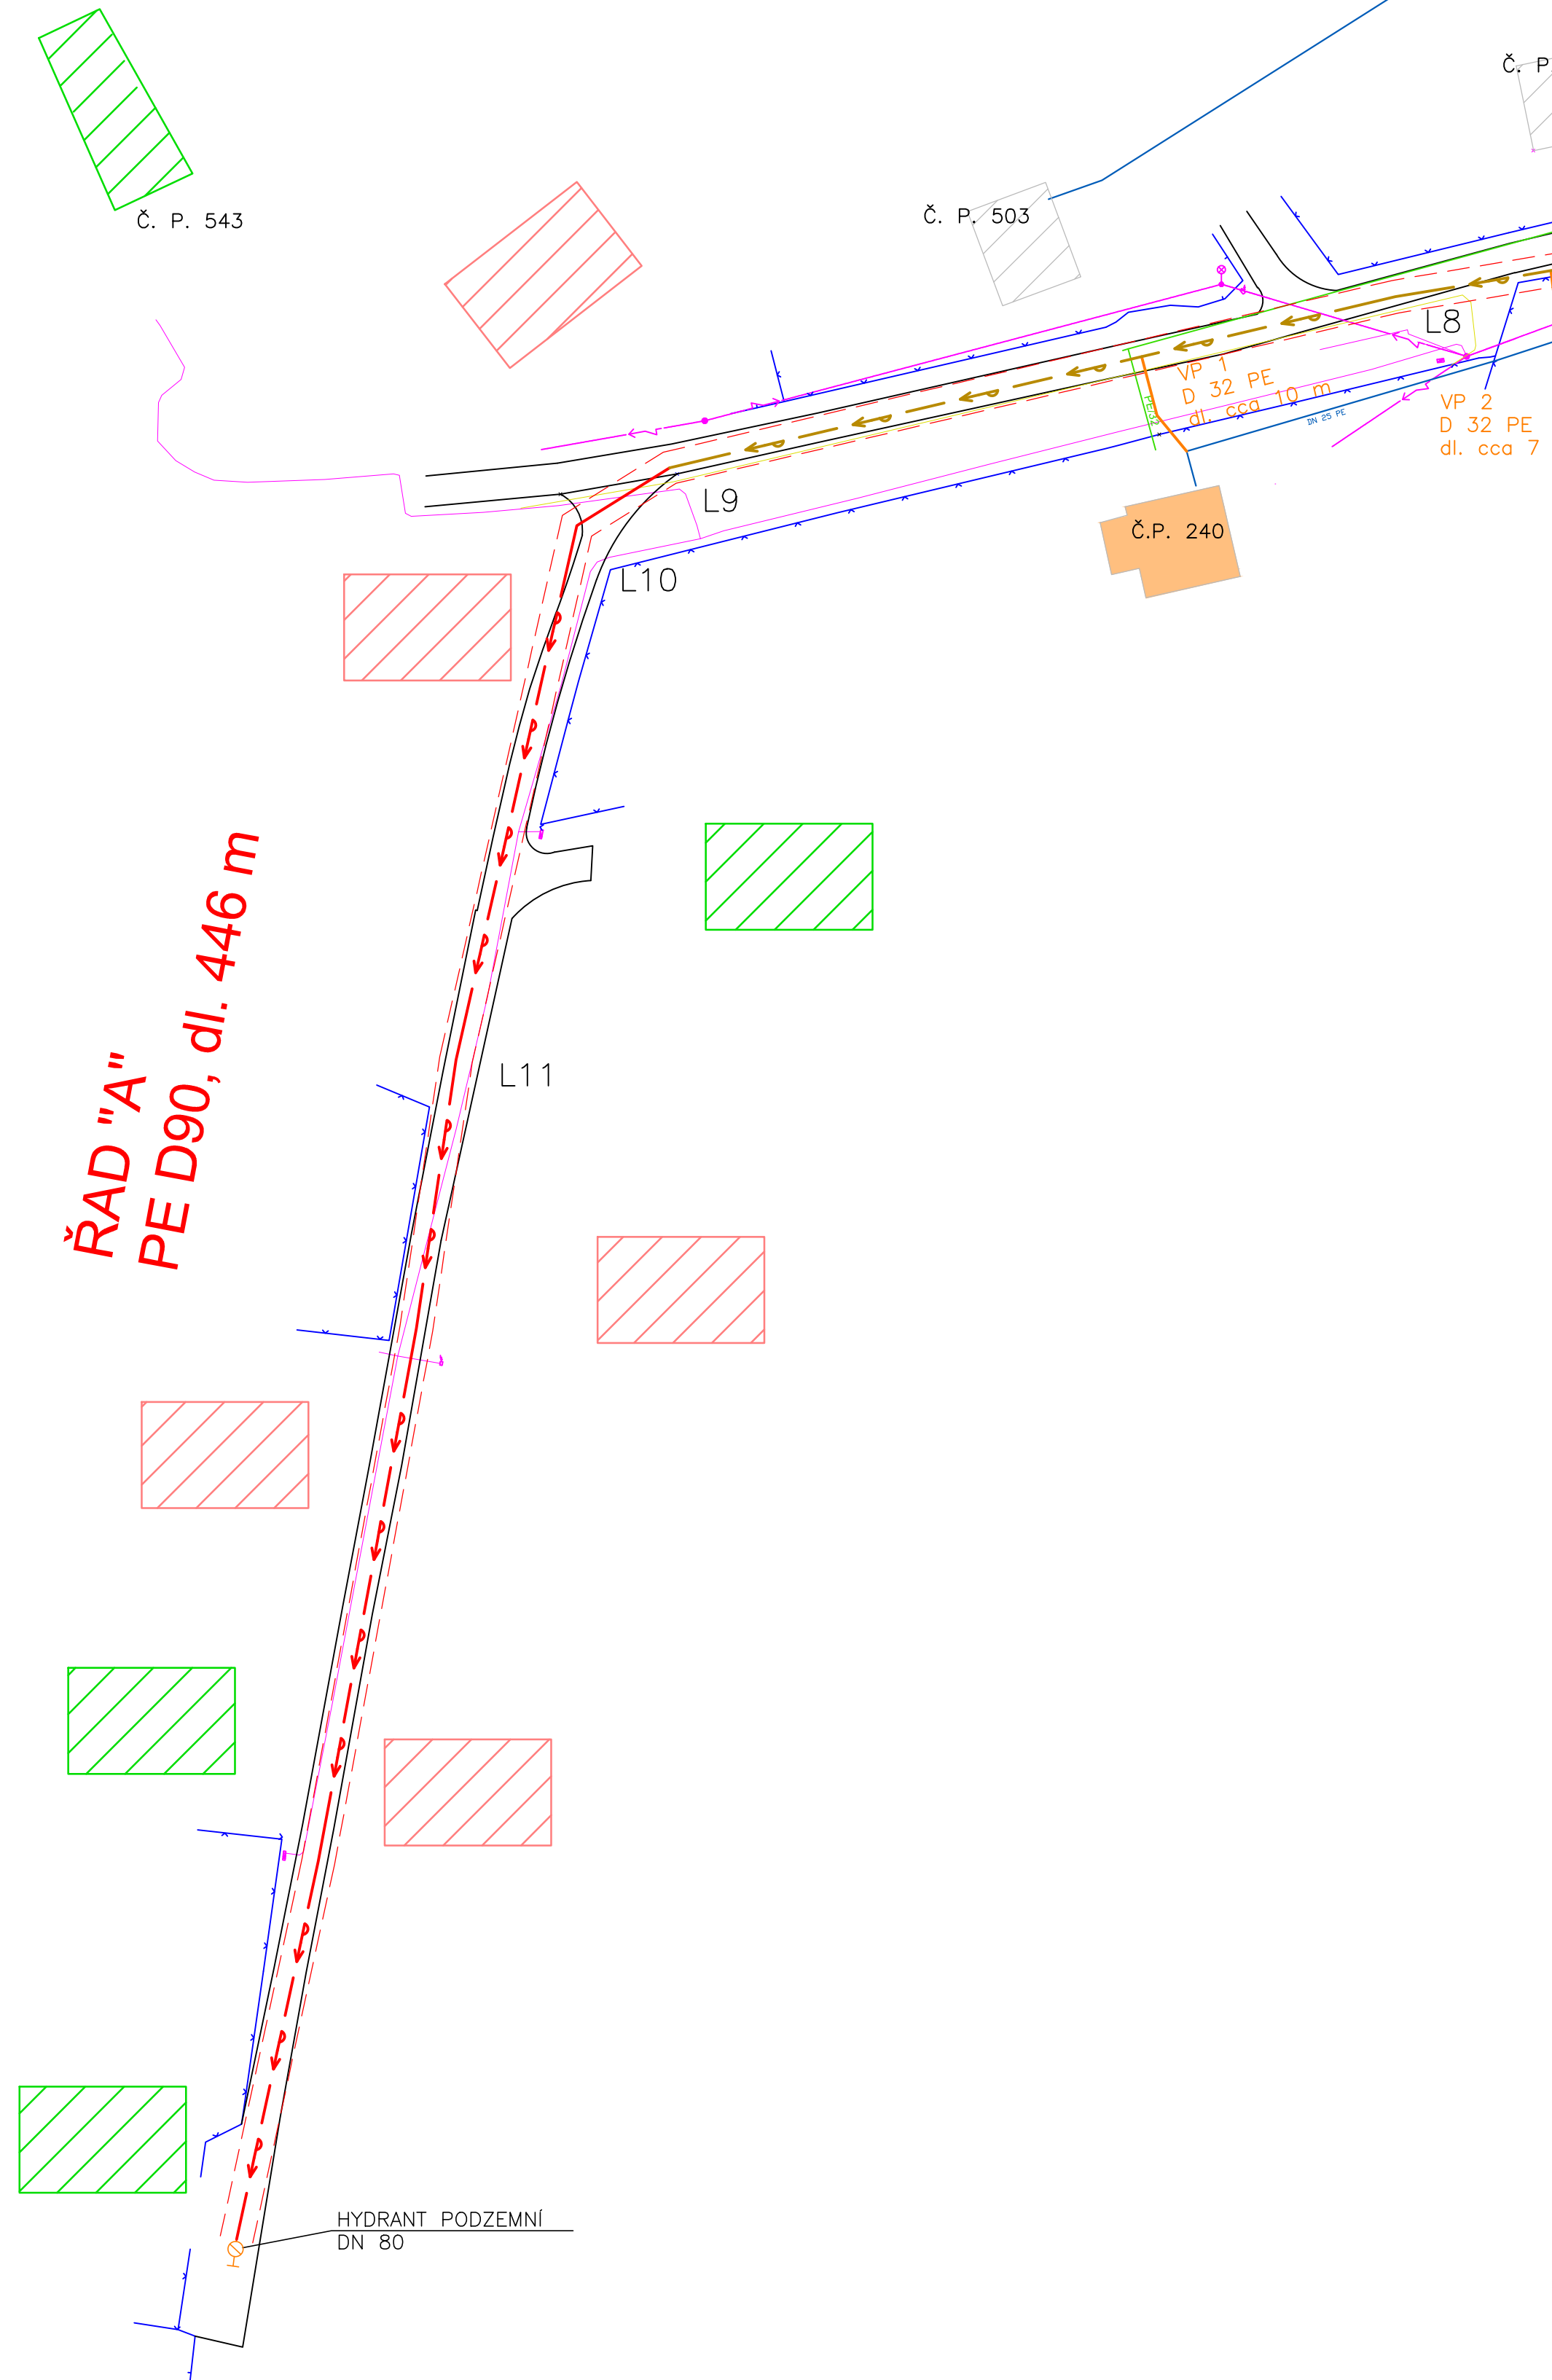

### LEGENDA


- VODOVOD PE d 90 (DN 80) - OTEVŘENÝ VÝKOP
- VODOVOD PE d 90 (DN 80) - BEZVÝKOPOVĚ
- ATS - AUTOMATICKÁ TLAKOVÁ STANICE
- OCHRANNÉ PÁSMO VODOVODU 1,5 m
- OCHRANNÉ PÁSMO ATS
- VODOVODNÍ PŘÍPOJKY DN 25 PE - PROJEKT
- OBJEKTY PŘEPOJOVANÉ NA NOVÝ VODOVOD
- ČEZ VEDENÍ NN NADZEMNÍ
- ČEZ VEDENÍ NN PODZEMNÍ
- ČEZ VEDENÍ VVN NADZEMNÍ
- STL PLYNOVOD
- SMVAK - VODOVOD
- CETIN - NADZEMNÍ VEDENÍ
- CETIN - PODZEMNÍ VEDENÍ

### OSTATNÍ

- PLOTY A OPĚRNÉ ZDI
- ZELEŇ

### LEGENDA BUDOV

- STÁVAJÍCÍ BUDOVOY
- BUDOUCÍ BUDOVOY PŘÍPOJENÉ NA NAVRŽENÝ VODOVOD
- STÁVAJÍCÍ BUDOVOY PŘÍPOJENÉ NA NAVRŽENÝ VODOVOD

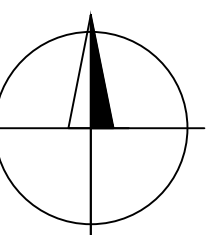

MÍSTO STAVBY: HRÁDEK		
KRAJ: MORAVSKOSLEZSKÝ		
KRESLIL: Ing. Radomír Pelc	KONTROLOVAL: Ing. Jan Fochler	VED. ODDĚLENÍ: Ing. Jan Fochler
INVESTOR: OBEC HRÁDEK	JEDNATEL: Ing. Alena Chváilková, MBA	
STAVBA: HRÁDEK - ROZŠÍŘENÍ VODOVODNÍCH ŘADŮ	STUPEŇ: DSP	MĚŘÍTKO: 1:500
	POČET A4: 6	VÝKRES Č.: C 2.1
VÝKRES: SITUACE STAVBY LOKALITA CHODURY	DATUM: 03/2018	ARCHIVNÍ Č.: 7023