




ŘEZ A-A'

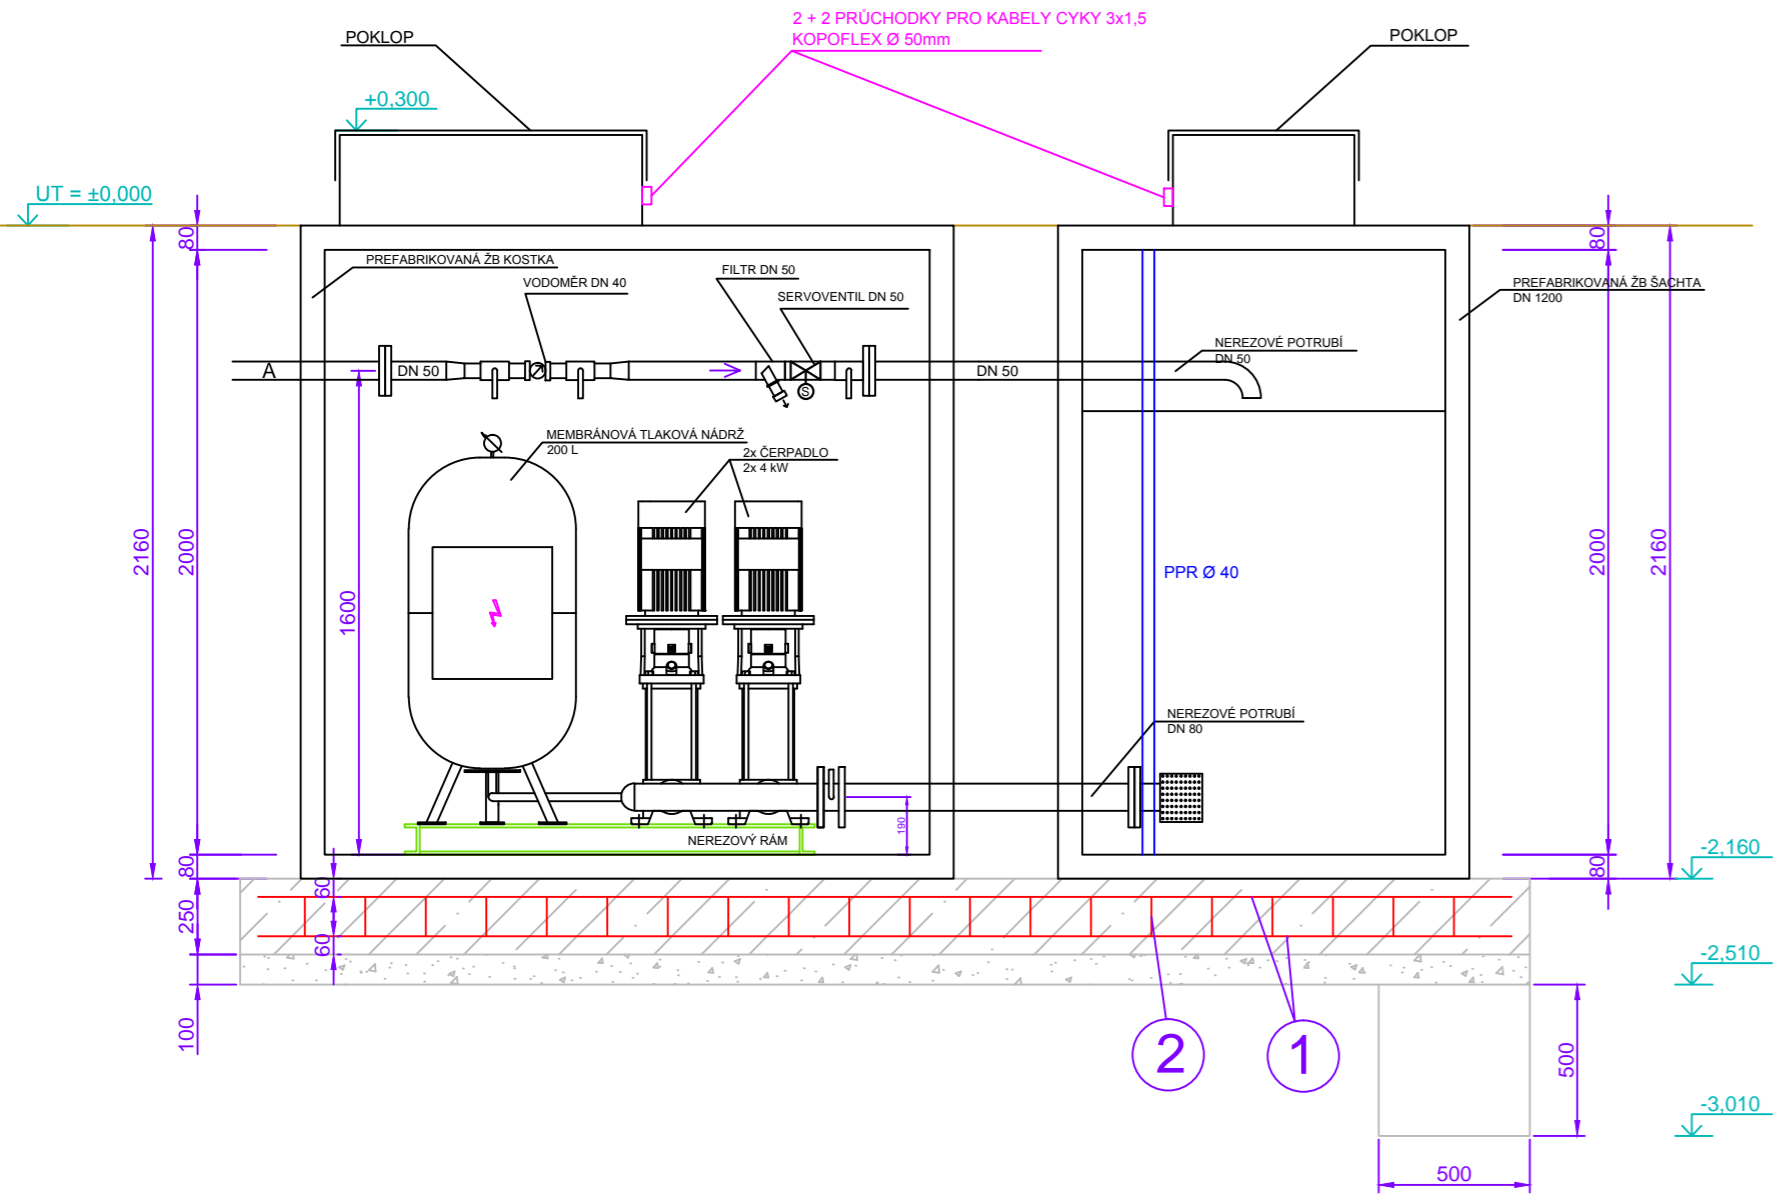

PŮDORYS ZÁKLADŮ ATS

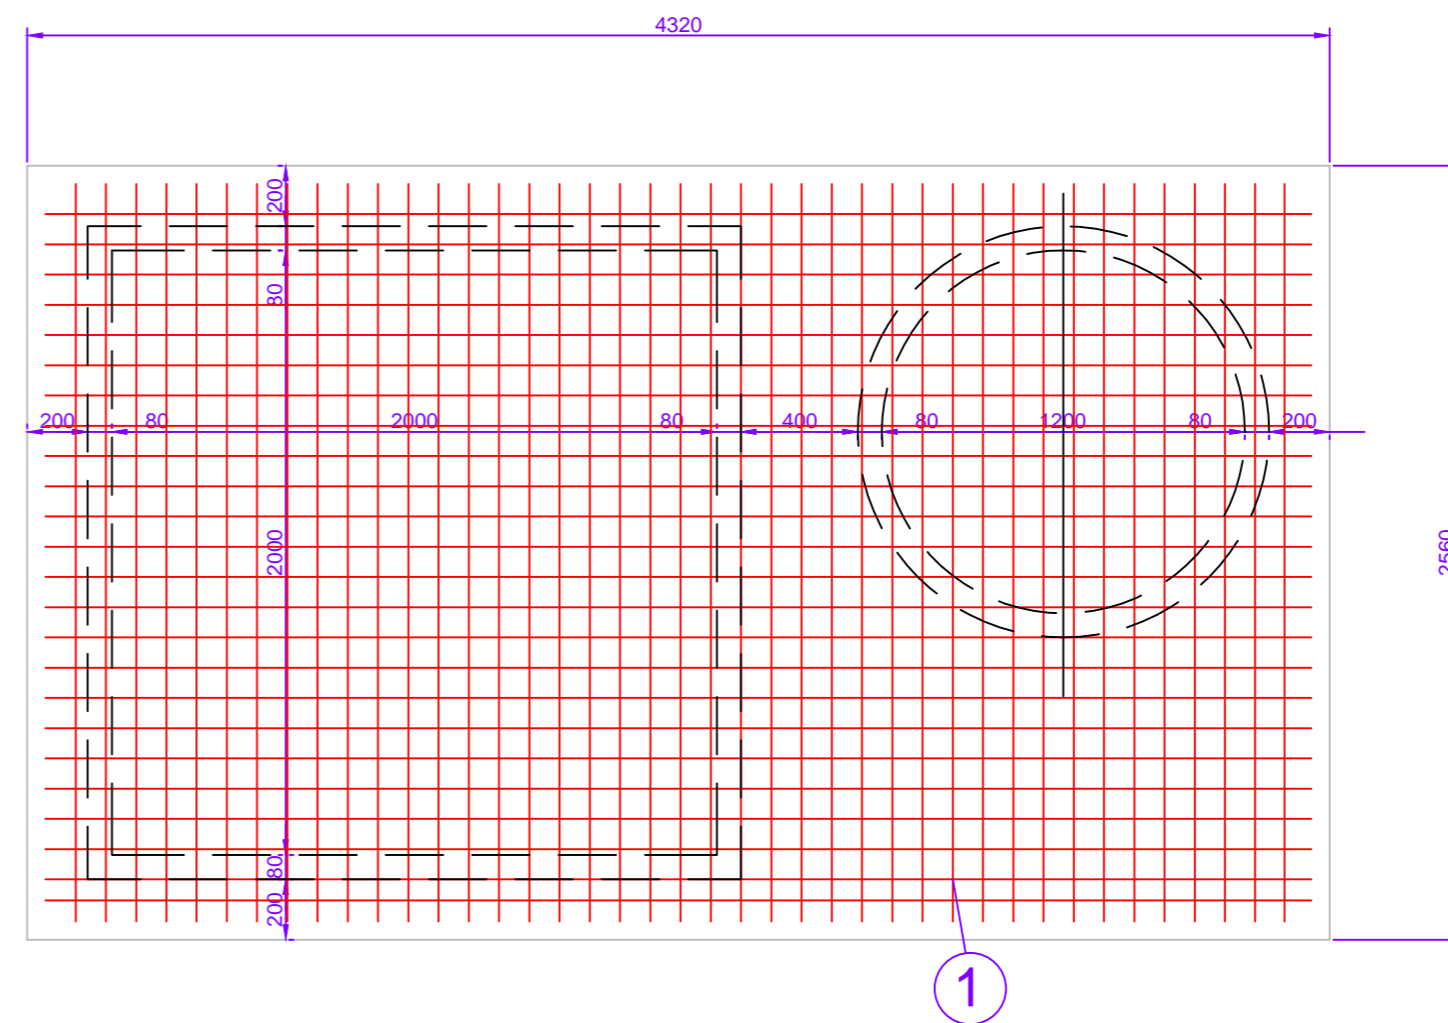

PŮDORYS ATS

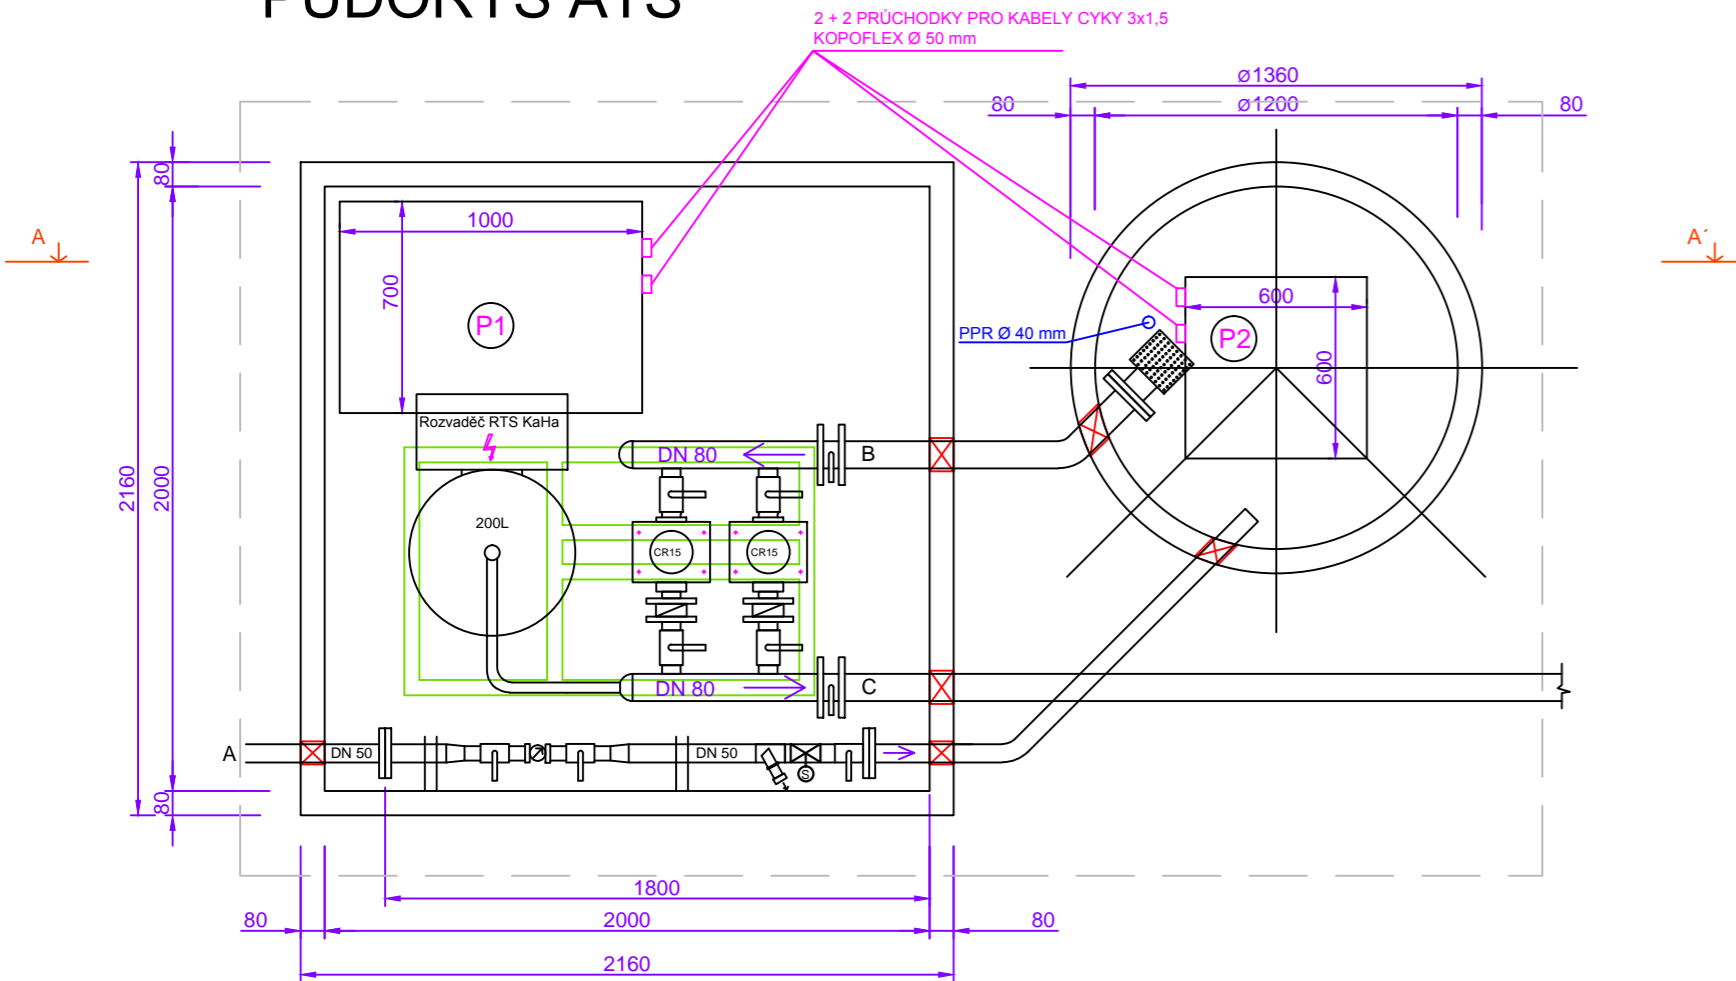

VÝPIS POKLOPŮ

- P1** POKLOP S RÁMEM PE-HD - 700x1000 mm
- P1** POKLOP S RÁMEM PE-HD - 600x600 mm

LEGENDA MATERIÁLU

- ŠTĚRKODRŤ: PODSYP ZÁKLADŮ, fr. 16-32 mm, tl. 100-150 mm
- KONSTRUKCE ZE ŽB
BETON - C30/37 XC2, XA1

LEGENDA VÝZTUŽE

- 1** VODOROVNÁ VÝZTUŽ KARI ØR10 B500B, OKA 100/100 mm
- 2** TŘMÍNEK ØR6 B500B KARI

MÍSTO STAVBY: HRÁDEK	KRAJ: MORAVSKOSLEZSKÝ		
VYPRACOVAL: Ing. Radomír Pelc	KONTROLOVAL: Ing. Lukáš Kolder	VED. ODDĚLENÍ: Ing. Jan Fochler	
INVESTOR: OBEC HRÁDEK	JEDNATEL: Ing. Alena Chváilková, MBA		
STAVBA: HRÁDEK - ROZŠÍŘENÍ VODOVODNÍCH ŘADŮ	STUPEŇ: DSP	MĚŘÍTKO: 1:25	
	POČET A4: 4	VÝKRES Č.:	
VÝKRES: STAVEBNÍ ČÁST ATS - PŮDORYS, ŘEZ	DATUM: 03/2018	02-03	
	ARCHIVNÍ Č.:	7023	