

# LEGENDA:

## STÁVAJÍCÍ VEDENÍ:

- DEŠŤOVÁ KANALIZACE
- NADZEMNÍ VEDENÍ NN DO 1 kV (ČEZ Distribuce a.s.)
- VEDENÍ PLYNOVODU - STL LPe D 63 (RWE a.s.)
- NADZEMNÍ VEDENÍ SDĚLOVACÍHO OPTICKÉHO KABELU (TELEFONICA O2, a.s.)
- PODZEMNÍ VEDENÍ SDĚLOVACÍHO OPTICKÉHO KABELU (TELEFONICA O2, a.s.)
- UMÍSTĚNÍ V KOLEKTORU / KABELOVODU

PŘED ZAHÁJENÍM PRÁCI BUDE KABEL VYTÝČEN A STAVEBNÍ PRÁCE BUDOU PROBIHAT V SOULADU S PODMINKAMI OCHRANY SEK, KTERÉ JSOU UVEDENY V TEXTOVÉ ČÁSTI PD. POKUD BUDOU ZEMNÍ PRÁCE PROBIHAT V BEZPŘOSTŘEDNÍM OKOLÍ PODZEMNÍHO VEDENÍ, BUDOU PROVÁDĚNY RUCNĚ A VEDENÍ BUDE ZAJIŠTĚNO DO MONTÁŽNÍCH PŮLENYCH CHRÁNIČEK (PRŮMĚR CHRÁNĚNÍ BUDE ZVOLEN PODLE POČTU KABELŮ PO OBNAŽENÍ) S PŘESAHEM MIN. 1 m NA OBĚ STRANY. KE STÁVAJÍCÍ TRASE KABELŮ JE TAKÉ NUTNO PŘIPOLOŽIT 1 KS REZERVNÍ CHRÁNIČKY O PRŮMĚRU 110 mm. KONCE MUSÍ BYT ŘÁDNĚ UTĚSNĚNY A OPATŘENY MARKRY. PŘED OPĚTOVNÝM ZAHŮZEM VYZVAAT ZÁSTUPCE SPRÁVCE SÍTE KE KONTROLE.

## OSTATNÍ ZNAČKY:

- NOVÁ DEŠŤOVÁ KANALIZACE, PP DN 160, DÉLKA 3,5 m
- STÁVAJÍCÍ OPLOCENÍ-DŘEVĚNĚ
- STÁVAJÍCÍ OPLOCENÍ-KOVOVĚ
- LEMOVANÍ ZPEVNĚNÝCH PLOCH-NOVÝ OBRUBNÍK, CELKOVÁ DÉLKA 55,6 m
- HRANICE PARCEL





NOVÁ VÝSADBA - SMRK SIVÝ "CONICA" (PRICEA GLAUCA "CONICA") 4 KS

- 1 ODVODŇOVACÍ ŽLAB: ŠÍŘKA 200 mm, VÝŠKA 265 mm, DÉLKA 28,78 m  
NAPŘ. ACO DRAIN XTRADRAIN-X200C, TŘÍDA C250

# LEGENDA PLOCH:

## NOVÉ PLOCHY:

- ZPEVNĚNÁ PLOCHA POJIZDNÁ-BETONOVÁ ZÁMKOVÁ DLAŽBA 265,40 m<sup>2</sup>
- DOPLNĚNÍ ASFALTOVÉHO POUVRCHU 85,50 m<sup>2</sup>
- ZATRAVNĚNÝ POUVRCH 94,32 m<sup>2</sup>

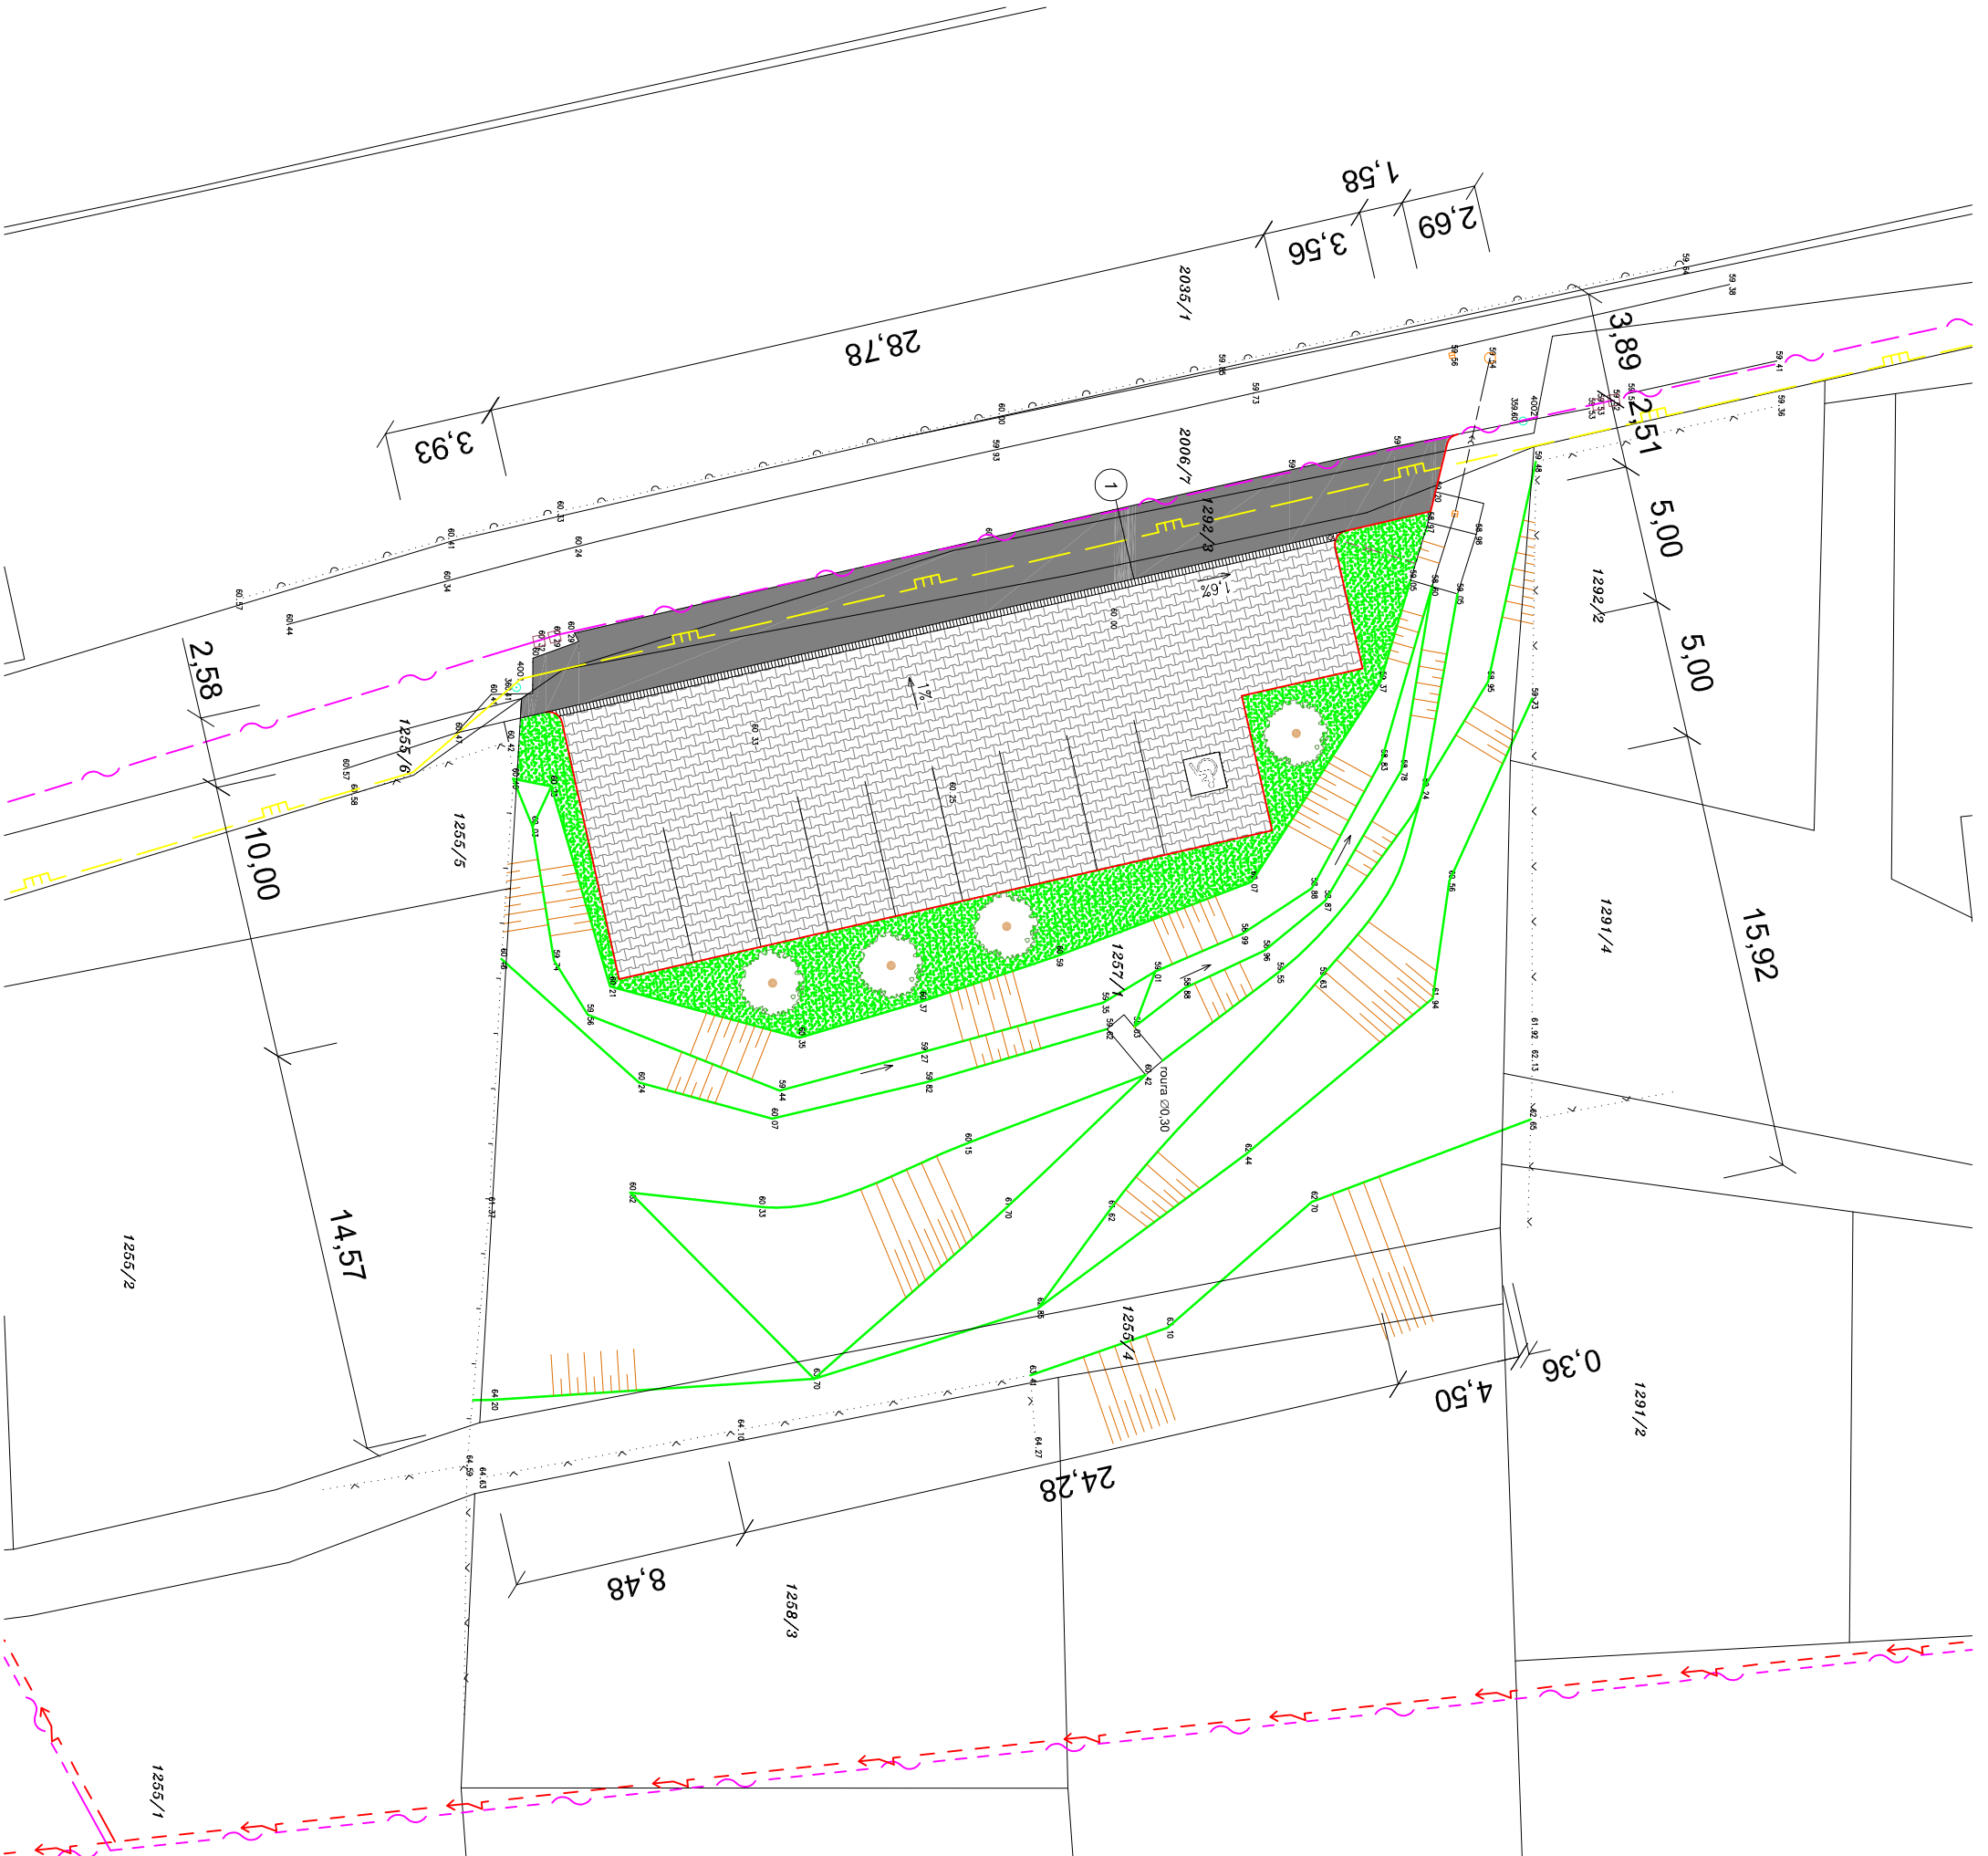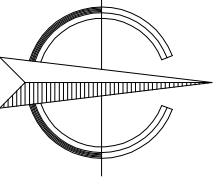

Projektant: ING. VOJTĚCH DUBOVÝ, Ph.D.		Výpracoval: ING. VOJTĚCH DUBOVÝ, Ph.D.	
Obec: HRADEK	Okres: FRÝDEK-MÍSTEK	ArcDesign V Základě 810/1 708 00 Ostrava IČ: 28865141 DIČ: CZ28865141	
Zadovatel: OBEC HRADEK, HRADEK š.p. 352, 739 97			
Akce: <b>ODSTANĚNÍ A MANIPULAČNÍ PLOCHY, HRADEK</b> par.č. 1257/1, 1292/3, 2006/7 k.č. HRADEK		Měřítko: 1:250	BŘEZEN 2014
Obsah: SITUAČNÍ VÝKRES PLOCH	Číslo výkresu: 05	Datum: 002/2014	UZEM. SOUHLAS
Díl: SITUACE STAVBY	Číslo kopie:	Služba: ÚZEM. SOUHLAS	